 



注 記

・図中  は、国土交通大臣認定工法による防火区画貫通処理を施すこと。
消防認定番号 ケーブル壁貫通：PS060WL-0301
ケーブル床貫通：PS060FL-0280
ケーブルラック壁貫通：PS060WL-0313
ケーブルラック床貫通：PS060FL-0315
・ケーブルラックおよび防火区画貫通処理は幹線設備とする。

凡 例

記 号	名 称	備 考
(幹線設備)		
	コンクリート柱	15m 22cm 15.0kN
	高圧引込用負荷開閉器 (重耐塩仕様)	VT・LA内蔵・方向性 300A
	プルボックス	
	ハンドホール	
	地中埋設管	コンクリート製
	防水鉄管 ツバ付	管路口防水装置付 サイズは傍記による
	ケーブルラック	
	防火区画貫通処理	国土交通省大臣認定工法

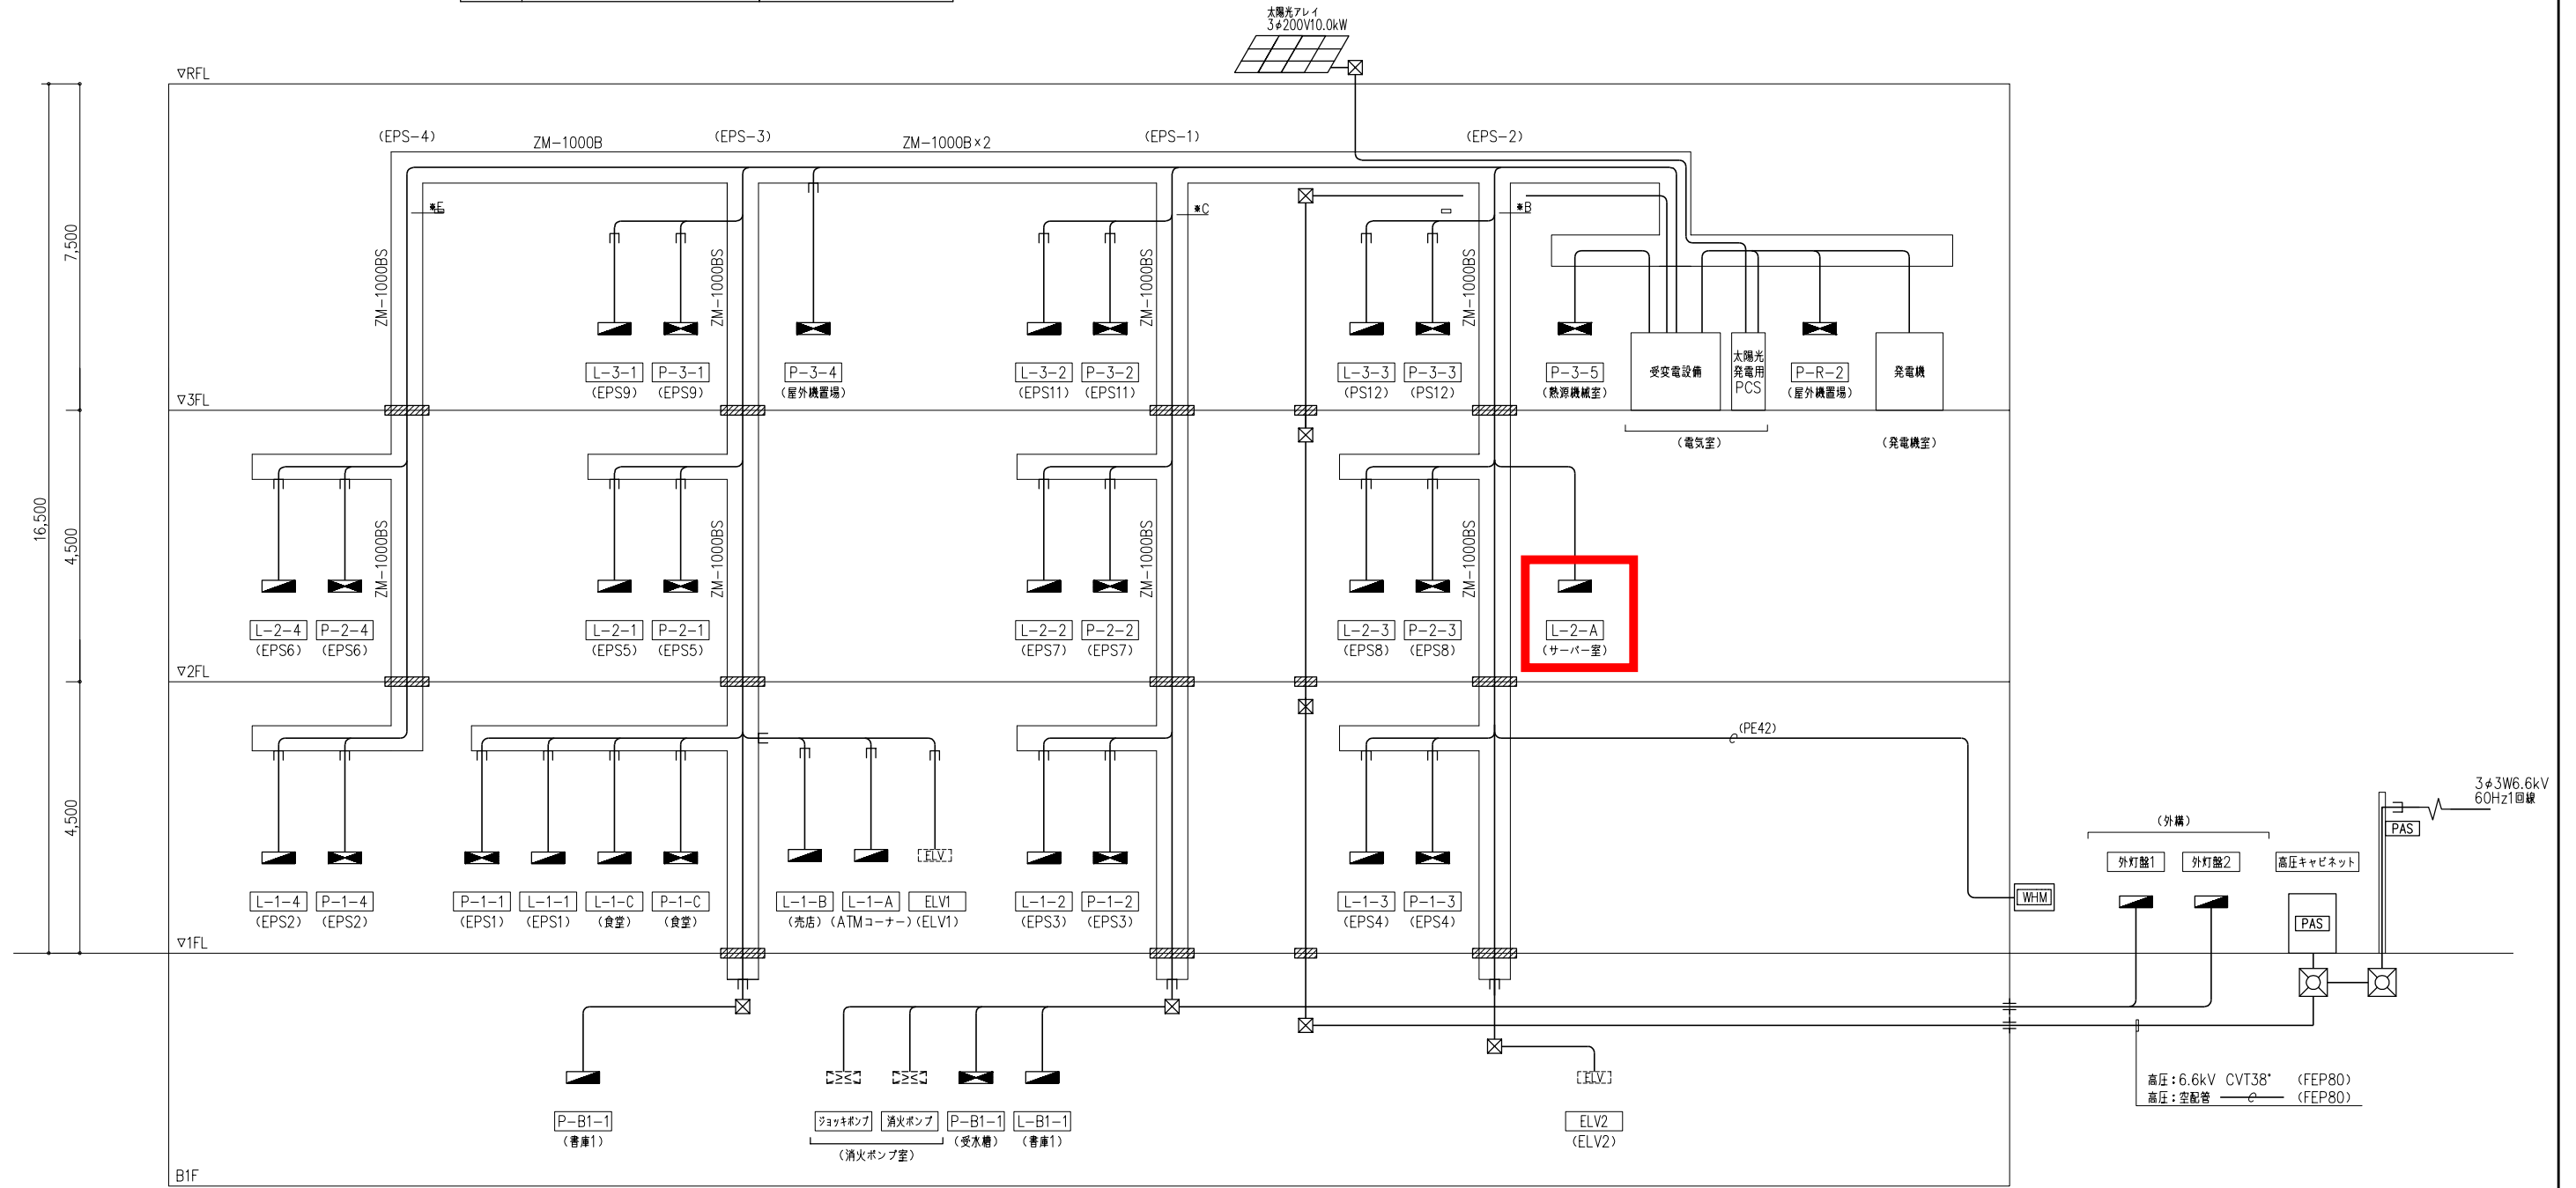

DATE	NO.	REVISION DESCRIPTION

PROJECT

石垣市新庁舎建設工事設計業務

ARCHITECT

石垣市新庁舎建設工事設計電力設備工事

株式会社隈研吾建築都市設計事務所
〒107-0062 東京都港区南青山2-24-8
TEL : 03 3401 7721 FAX : 03 3401 7778

洲鎌設計室株式会社
〒907-0004 沖縄県石垣市宇登野城595-8
TEL : 0980 83 2684 FAX : 0980 83 0597

DRAWING TITLE

幹線設備 幹線系統図

DRAWING PACKAGE

実施設計図

DRAWN ---

CHECKED ---

APPROVED ---

DRAWING NO.

E - 021

SCALE

N, S @A3

DATE

2018, 3, 31

ARCHIVE
